


**VARIANTA 1:
DOPRAVA SPLAŠKOVÝCH VOD NA
CENTRÁLNÍ ČOV V HOLÝŠOVĚ**

**VARIANTA 2:
MECH.-BIOLOGICKÁ ČOV**

**VARIANTA 3:
KOŘENOVÁ ČOV**

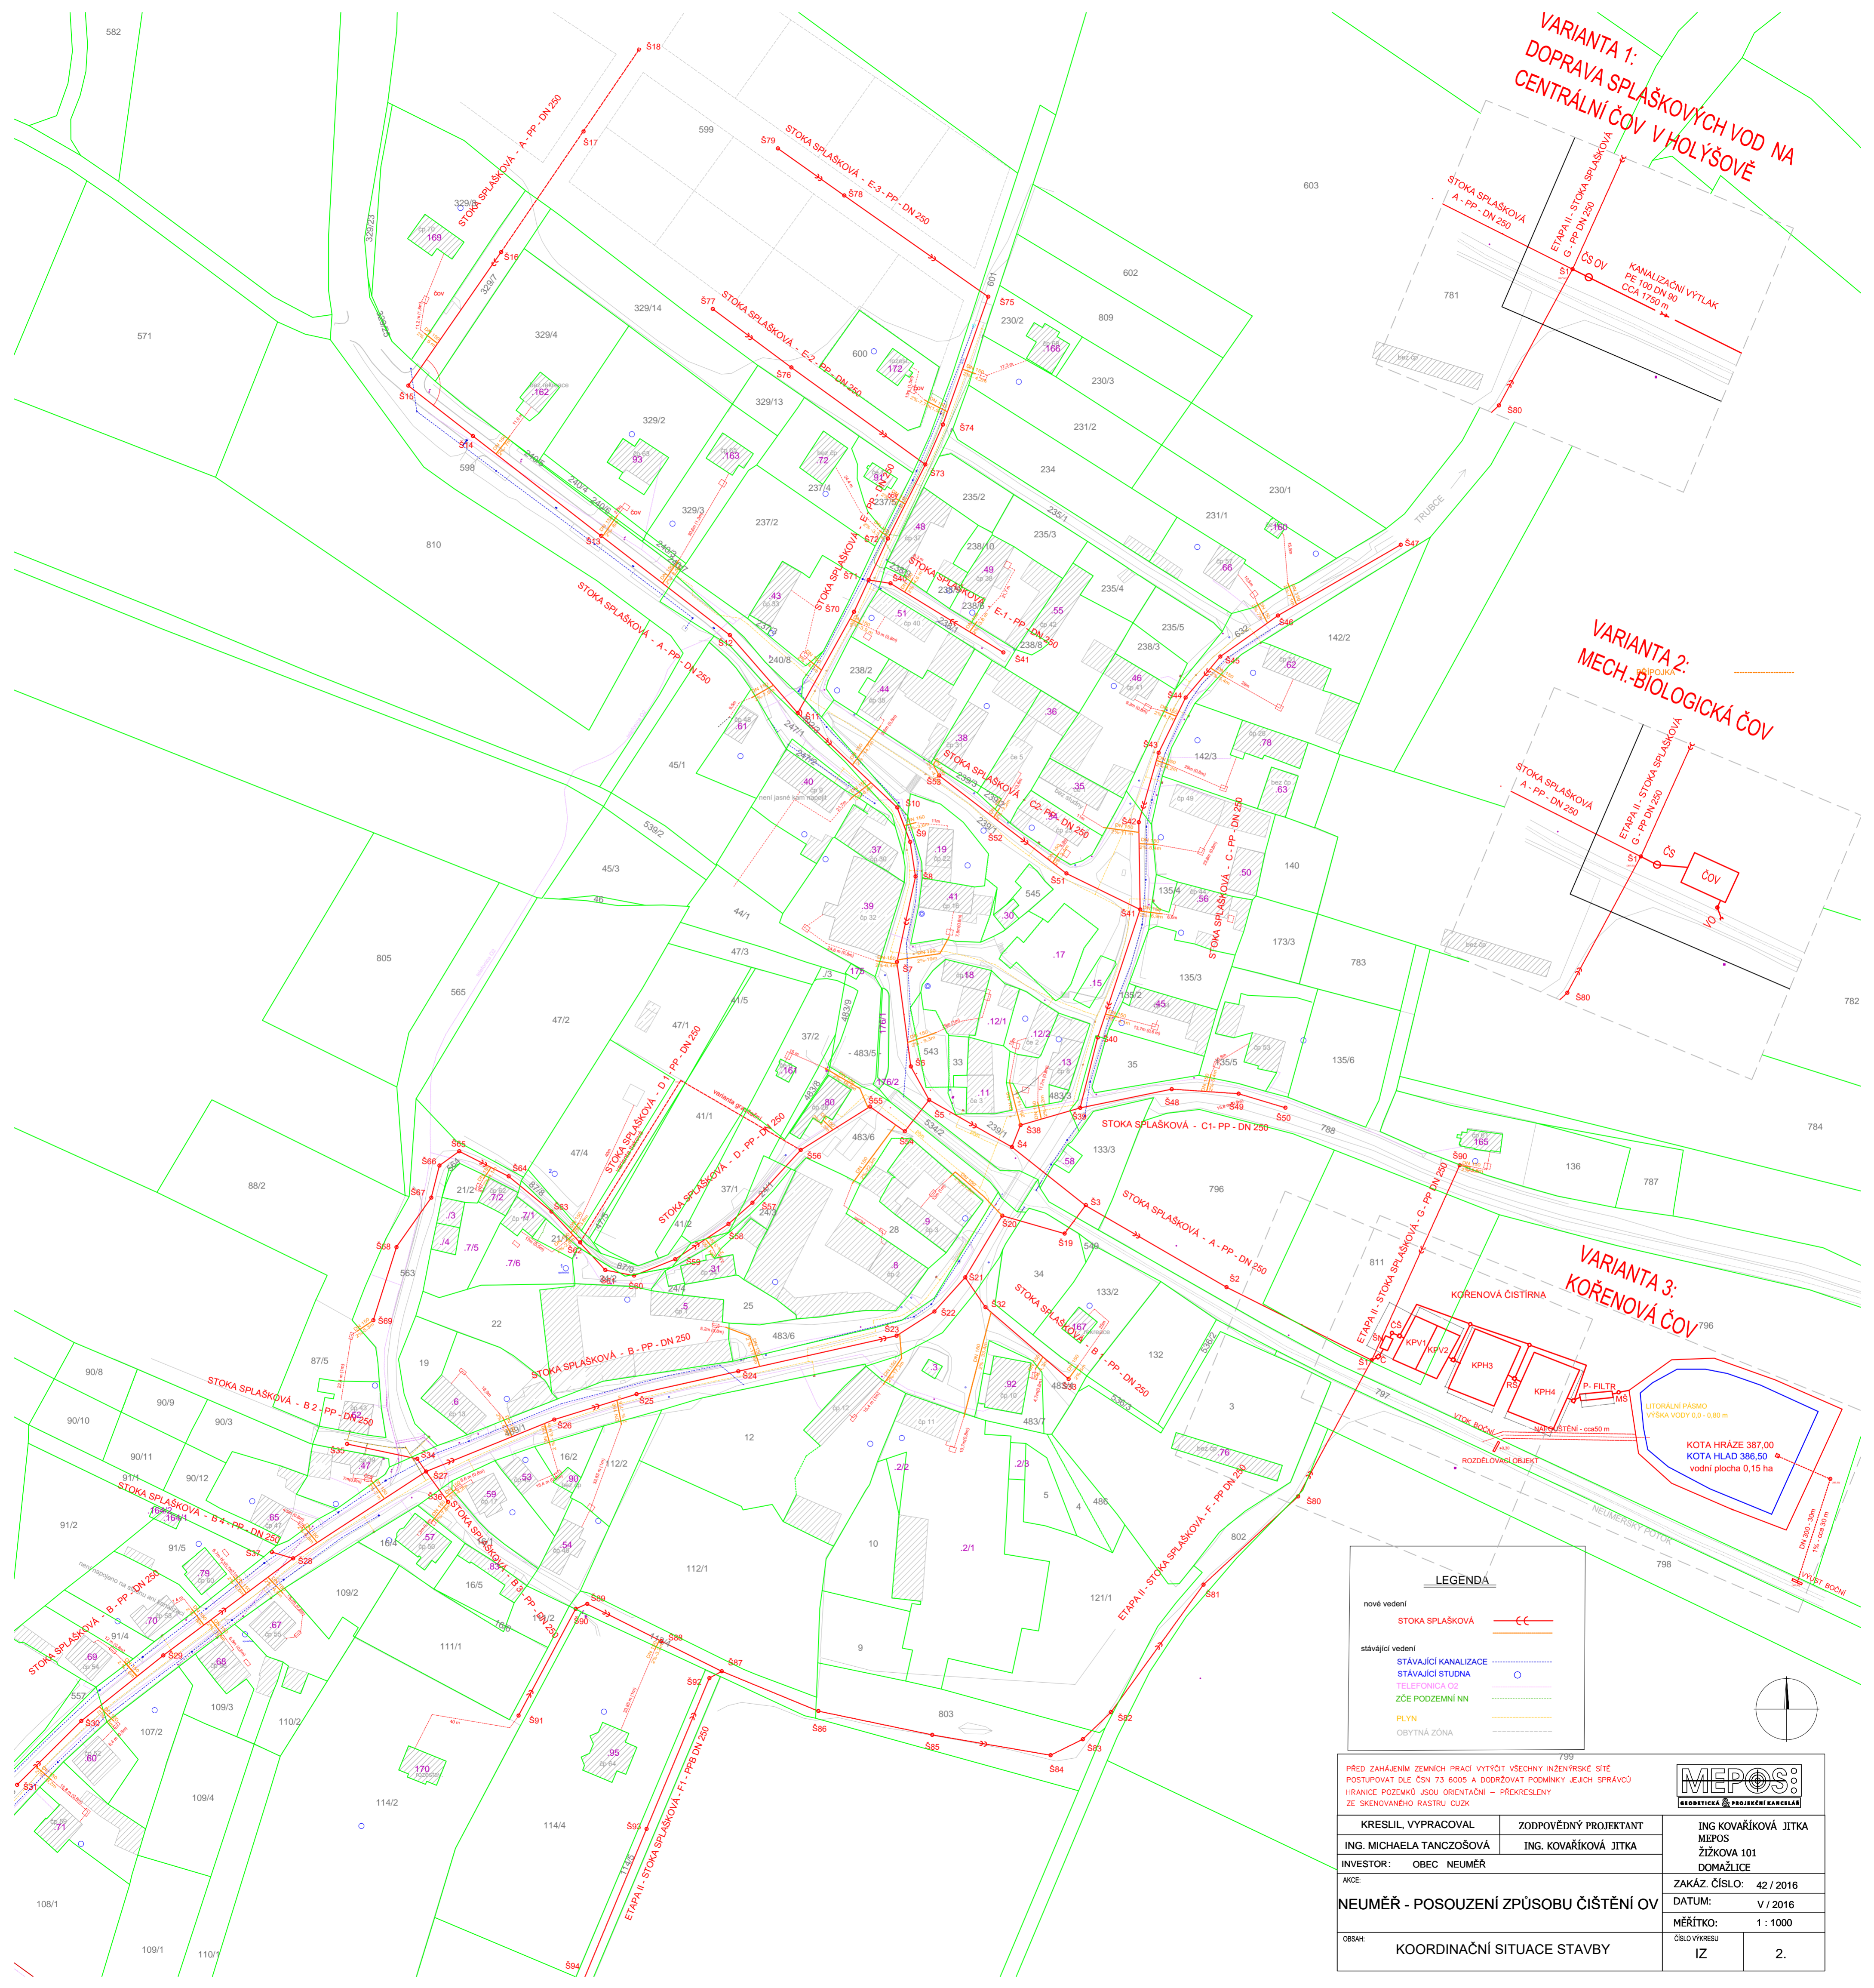

LEGENDA

nové vedení
STOKA SPLAŠKOVÁ

stávající vedení
STÁVAJÍCÍ KANALIZACE
STÁVAJÍCÍ STUDNA
ZČE PODZEMNÍ NN
PLYN
OBYTNÁ ZÓNA

PŘED ZAHÁJENÍM ZEMNÍCH PRACÍ VYTÝČIT VŠECHNY INŽENÝRSKÉ SÍŤE
POSTUPOVAT DLE ČSN 73 6005 A DODRŽOVAT PODMÍNKY JEJICH SPRÁVCE
HRANICE POZEMKŮ JSOU ORIENTAČNĚ – PŘEKRESLENY
ZE SKENOVANÉHO RASTRU CZUK

KRESLIL, VYPRACOVAL ING. MICHAELA TANCZOŠOVÁ	ZODPOVĚDNÝ PROJEKTANT ING. KOVAŘÍKOVÁ JITKA	ING. KOVAŘÍKOVÁ JITKA MEPOS ŽIŽKOVA 101 DOMAŽLICE
INVESTOR: OBEC NEUMĚŘ		ZAKÁZ. ČÍSLO: 42 / 2016
AKCE: NEUMĚŘ - POSOUZENÍ ZPŮSOBU ČIŠTĚNÍ OV		DATUM: V / 2016
OBSAH: KOORDINAČNÍ SITUACE STAVBY		MĚŘÍTKO: 1 : 1000
		ČÍSLO VÝKRESU IZ 2.

